


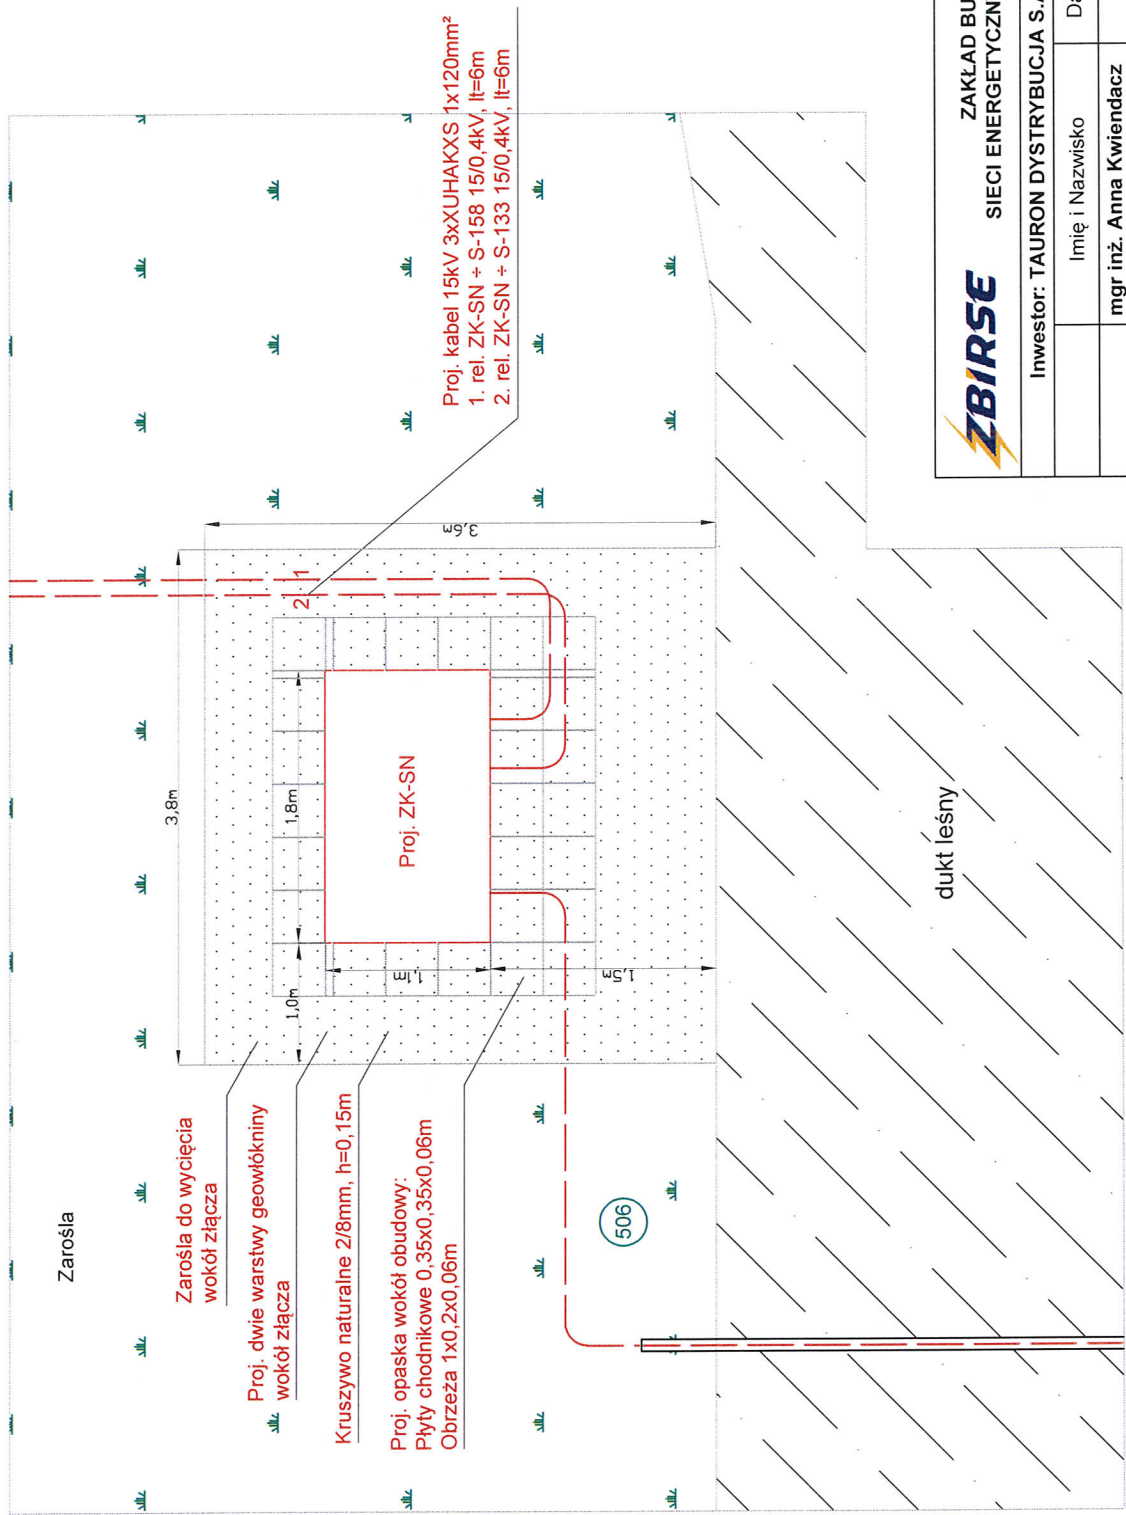

STANOWISKO POWIATOWE
W CZĘSTOCHOWIE

ZBIRSE ZAKŁAD BUDOWY I REMONTÓW SIECI ENERGETYCZNYCH SP. J. W CZĘSTOCHOWIE				
Inwestor: TAURON DYSTRYBUCJA S.A. Oddział w Częstochowie				
Projektował	mgr inż. Anna Kwiendacz Uprawnienia budowlane SLK/2011/POOE/07	Data	01.2015r.	Nr rys. 7
Sprawdził	inż. Ryszard Nowakowski Uprawnienia budowlane Decyzja nr 46/97		01.2015r.	Skala 1:50
Budowa linii kablowych 15kV, złącza kablowego 15kV oraz przebudowa linii napowietrznej 15kV PZ Kuźnica - Aleksandria w m. Aleksandria gm. Konopiska i m. Trzepizury gm. Blachownia.				
Plan szczegółowy zagospodarowania terenu wokół proj. ZK-SN				